


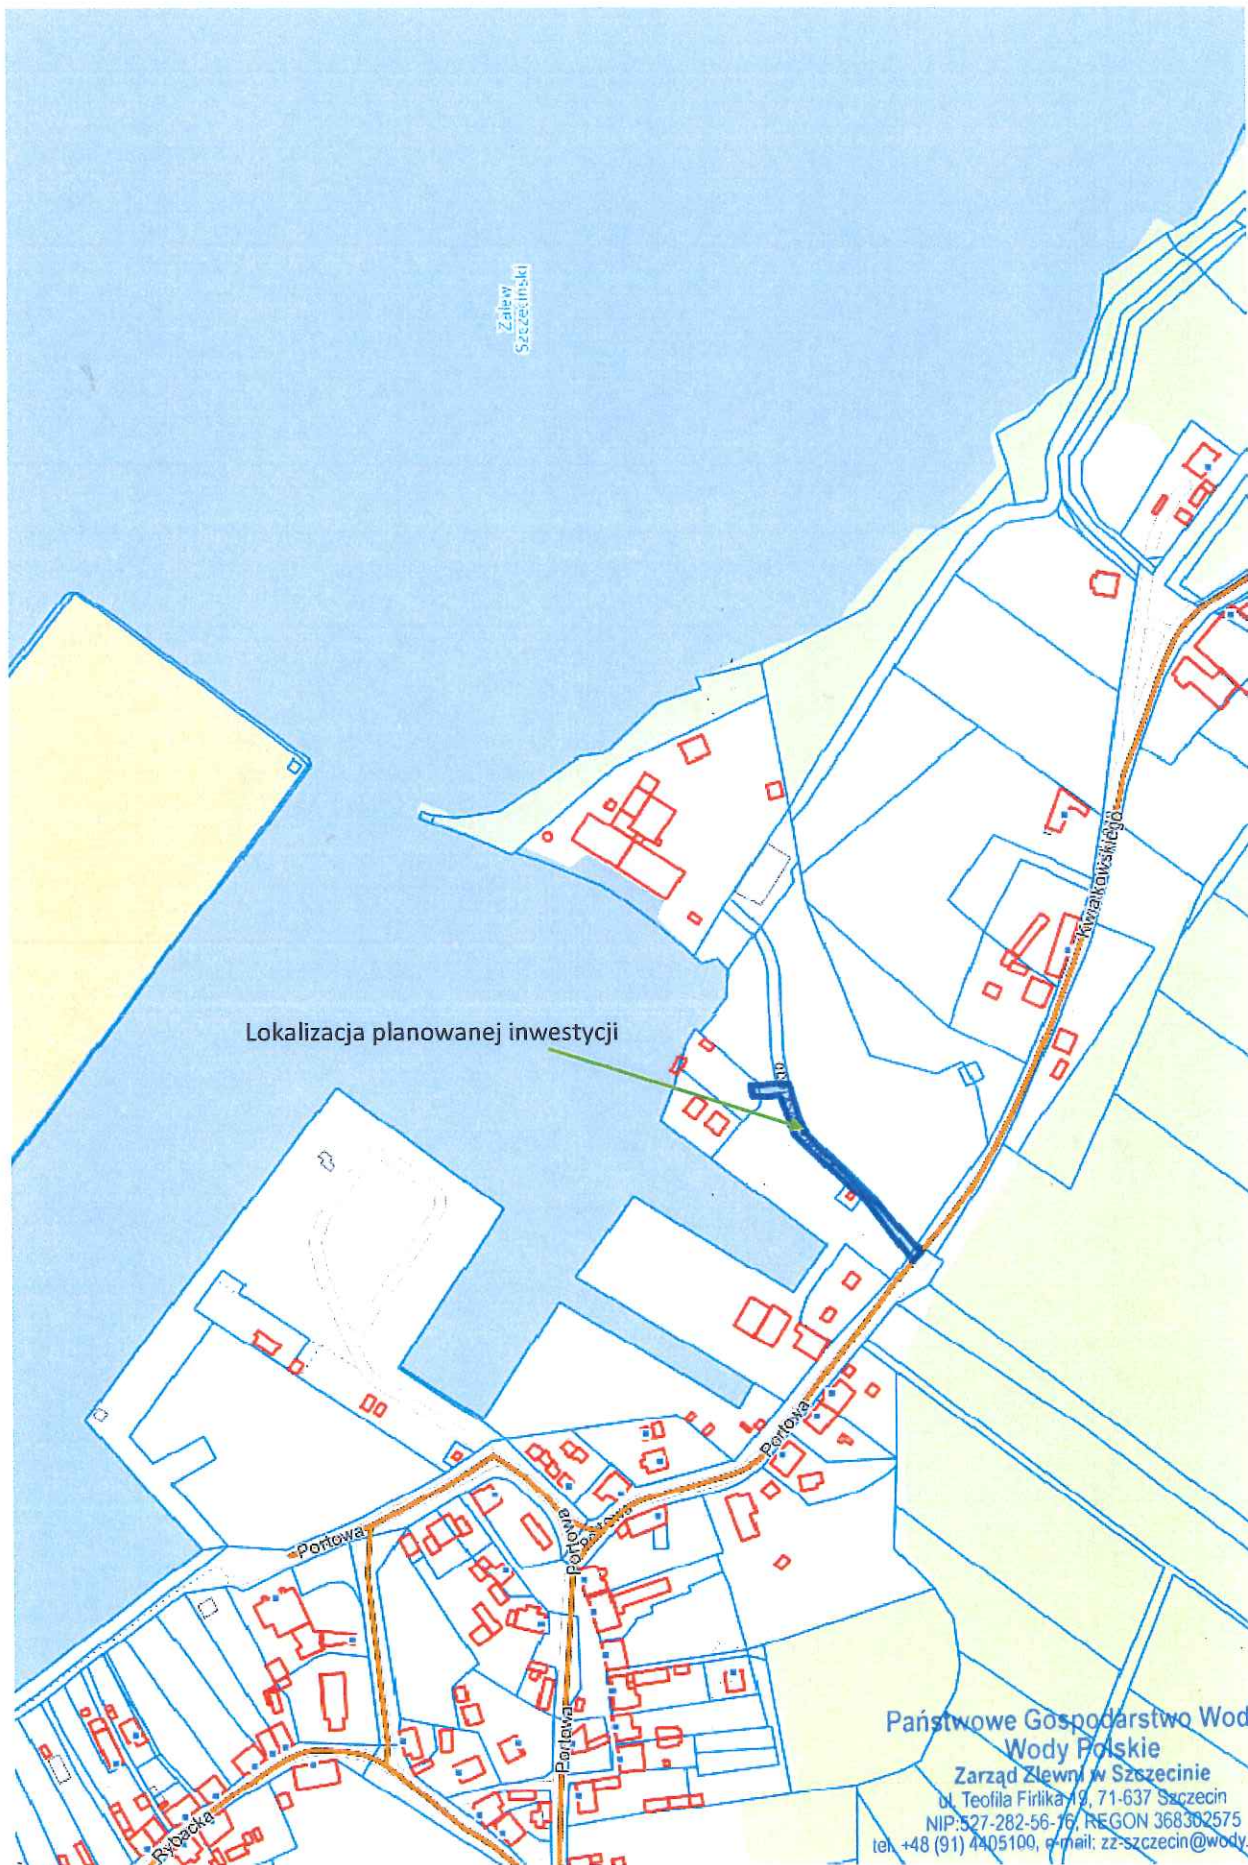

Państwowe Gospodarstwo Wodne
Wody Polskie
Zarząd Zlewni w Szczecinie
ul. Teofila Firlika 19, 71-637 Szczecin
NIP: 527-282-56-76, REGON 368362575
tel. +48 (91) 4405100, e-mail: zz-szczecin@wody.gov.pl

OBIEKT: TRZEBIEŻ UL. KWIATKOWSKIEGO
DZ. NR 389/23

Obręb: 0113 TRZEBIEŻ 3
Jednostka ewidencyjna: 321104_5 Police - obszar wiejski
Powiat: 3211 Policki
Województwo: 32 Zachodniopomorskie

SKALA: 1:500
Układ współrzędnych: PUWG 2000
Układ odniesienia wysokości: Kronsztadt

Kierownik roboty

Gracyna Deka
upr.geod. 15506

AirGeo
ul. Batalionów Chłopskich 32
70-764 Szczecin
tel. 607 626 500

(Jednostka wykonawstwa geodezyjnego)

Wykonano metodą: a) rastrowo b) wektorowo:
skanowanie, kalibracja, digitalizacja rastra

Wykonano w ramach roboty geodezyjnej:

GK.6640.2479.2016

Zgłoszonej w WGKiK SP w Policach

Mapę do celów projektowych sporządzono przy wykorzystaniu:

1. Mapy zasadniczej w skali 1:500 sekcja:
5.205.17.11.1.3, 5.205.17.11.3.1

2. Danych branżowych części uzbrojenia podziemnego

3. Pomiaru zieleni, wysokości i pomników przyrody oraz pomiaru
innych obiektów wykonanych przez projektanta

4. Opracowanych geodezyjnie elementów planu zagospodarowania
przestrzennego (linie rozgraniczające, linie regulacyjne, soła ulic)

Na mapie do celów projektowych wykazano następujące
uzgodnione przez ZUDP projekty sieci uzbrojenia terenu:
BRAK

Informacje dodatkowe

1. Zakres opracowania
2. Redakcja znaków zgodna z Rozporządzeniem MAiC z dnia 02.11.2015r. (Dz. U. 2015 nr 0 poz. 2028)
3. Mapa nadaje się do celów projektowych w zakresie pomiaru.
4. Stopień kartometryczności mapy do celów projektowych jest zgodny z Rozporządzeniem MSWiA z dnia 9.11.2011 r. (Dz. U. 2011 nr 263 poz. 1572)
5. Wszystkie trwałe obiekty budowlane podlegają wytyczeniu przez jednostkę wykonawstwa geodezyjnego.
6. Nie wyklucza się istnienia w terenie równie uzbrojenia, o którym brak było informacji branżowych i nie zostały odnalezione w terenie w czasie inwentaryzacji geodezyjnej.
7. "Opracowanie nie dotyczy przypadku opisanego w § 79 ust. 5 rozporządzenia MSWiA z dnia 9.11.2011 r. (Dz. U. Nr 263, poz. 1572)
8. Nie ustalono służebności gruntowej określonej §80 ust. 4 rozporządzenia MSWiA z dnia 9.11.2011 r. (Dz. U. Nr 263, poz. 1572)
9. Udośćpienie i rozpowszechnianie otrzymanych materiałów jest zabronione: art. 18 Ustawy Prawo Geodezyjne i Kartograficzne (Dz. U. z 2010 r. nr 193, poz. 1287 ze zm.)
10. Mapę do celów projektowych sporządzono przy wykorzystaniu mapy zasadniczej w układzie 1965/3 sekcja: 331.331.0544.1022

Uzbrojenie podziemne opracowano na podstawie:


1. Pośredniego ustalenia przebiegu aparaturą elektromagnetyczną - z literą A
 2. Bezpośrednich pomiarów powykonawczych - bez litery
- W związku z tym w części 1 nie gwarantuje się kompletności, a dokładność położenia uzbrojenia na mapie może być niższa od dokładności kartometrycznej mapy

Aktualność mapy do celów projektowych na dzień:
05.04.2017r.

Kierownik jednostki wykonawstwa geodezyjnego

Współrzędne geodezyjne

	X	Y
Sist	5947385.44	5468268.33
S1	5947389.16	5468268.67
S2	5947411.59	5468294.28
S3	5947445.44	5468322.25
S4	5947455.10	5468343.56
S5	5947455.54	5468345.81
S6	5947470.14	5468344.63
S7	5947471.63	5468344.51
S8	5947476.43	5468346.09

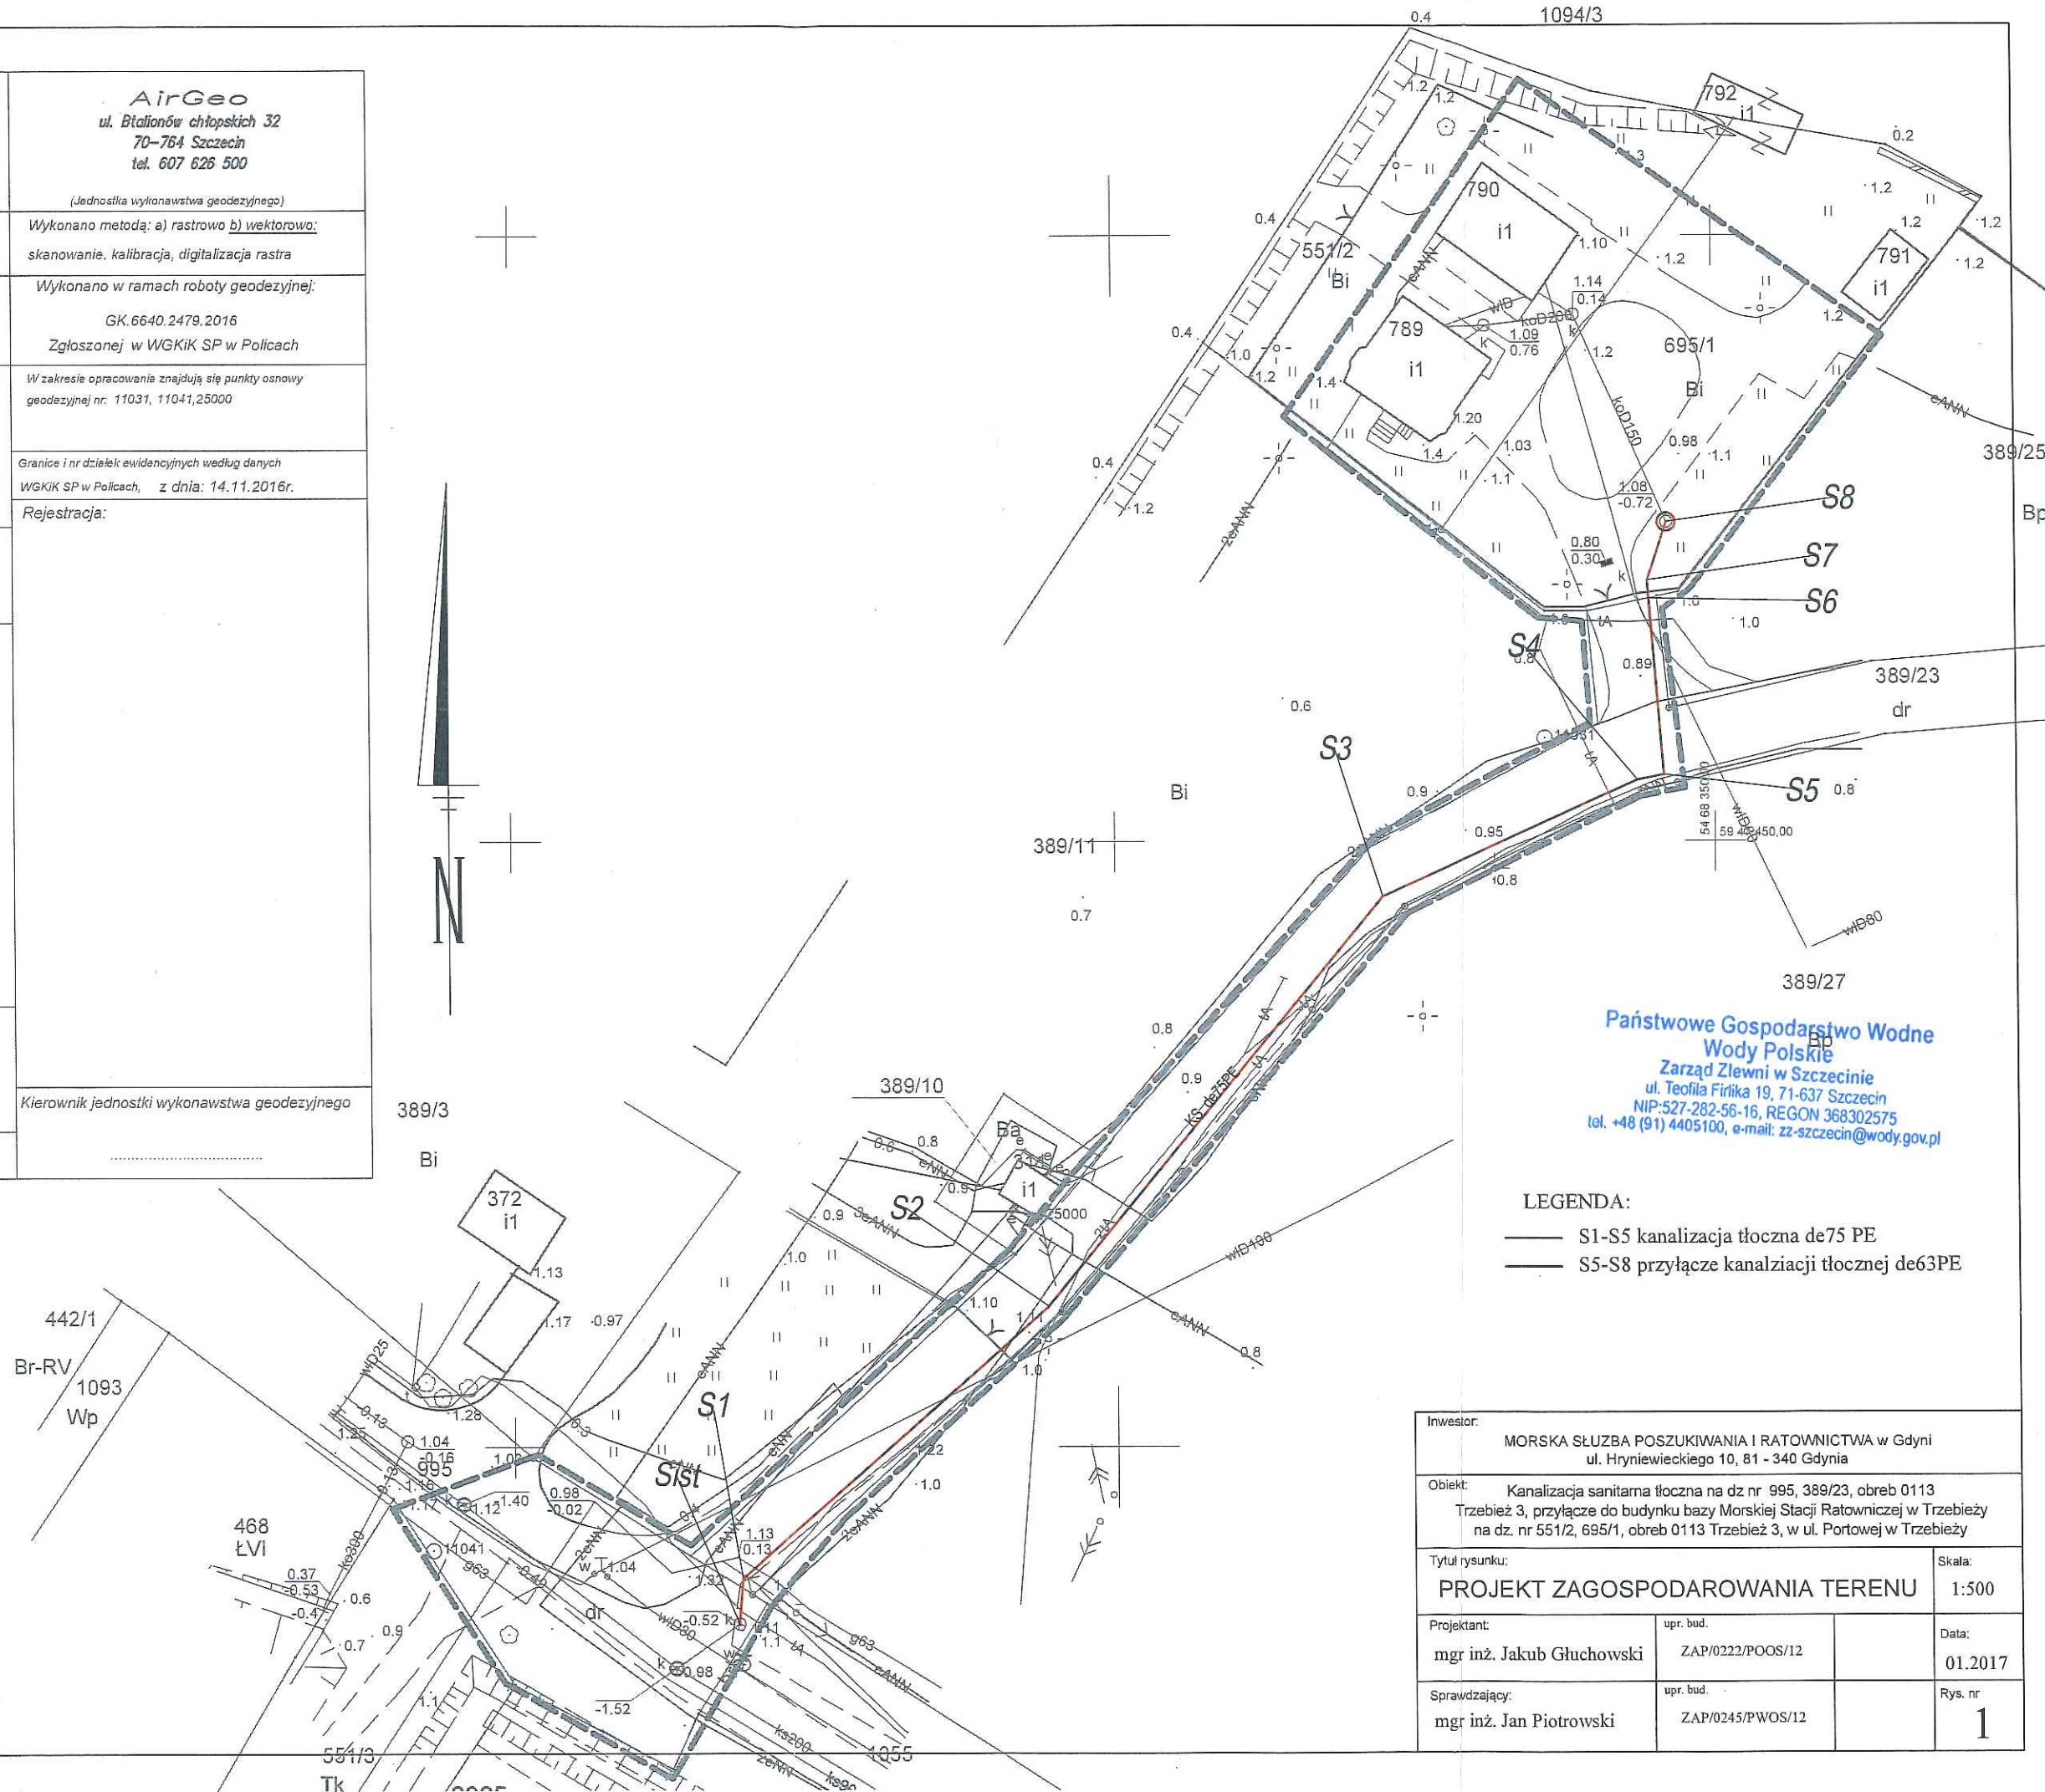


**Państwowe Gospodarstwo Wodne
Wody Polskie**
Zarząd Zlewni w Szczecinie
ul. Teofila Firlika 19, 71-637 Szczecin
NIP: 527-282-56-16, REGON 368302575
tel. +48 (91) 4405100, e-mail: zz-szczecin@wody.gov.pl

LEGENDA:

- S1-S5 kanalizacja tłoczna de75 PE
- S5-S8 przyłącze kanalizacji tłocznej de63PE

Inwestor: MORSKA SŁUŻBA POSZUKIWANIA I RATOWNICTWA w Gdyni ul. Hryniewieckiego 10, 81 - 340 Gdynia			
Obiekt: Kanalizacja sanitarna tłoczna na dz nr 995, 389/23, obręb 0113 Trzebież 3, przyłącze do budynku bazy Morskiej Stacji Ratowniczej w Trzebieży na dz. nr 551/2, 695/1, obręb 0113 Trzebież 3, w ul. Portowej w Trzebieży			
Tytuł rysunku: PROJEKT ZAGOSPODAROWANIA TERENU			Skala: 1:500
Projektant: mgr inż. Jakub Głuchowski	upr. bud. ZAP/0222/POOS/12	Data: 01.2017	
Sprawdzający: mgr inż. Jan Piotrowski	upr. bud. ZAP/0245/PWOS/12	Rys. nr 1	

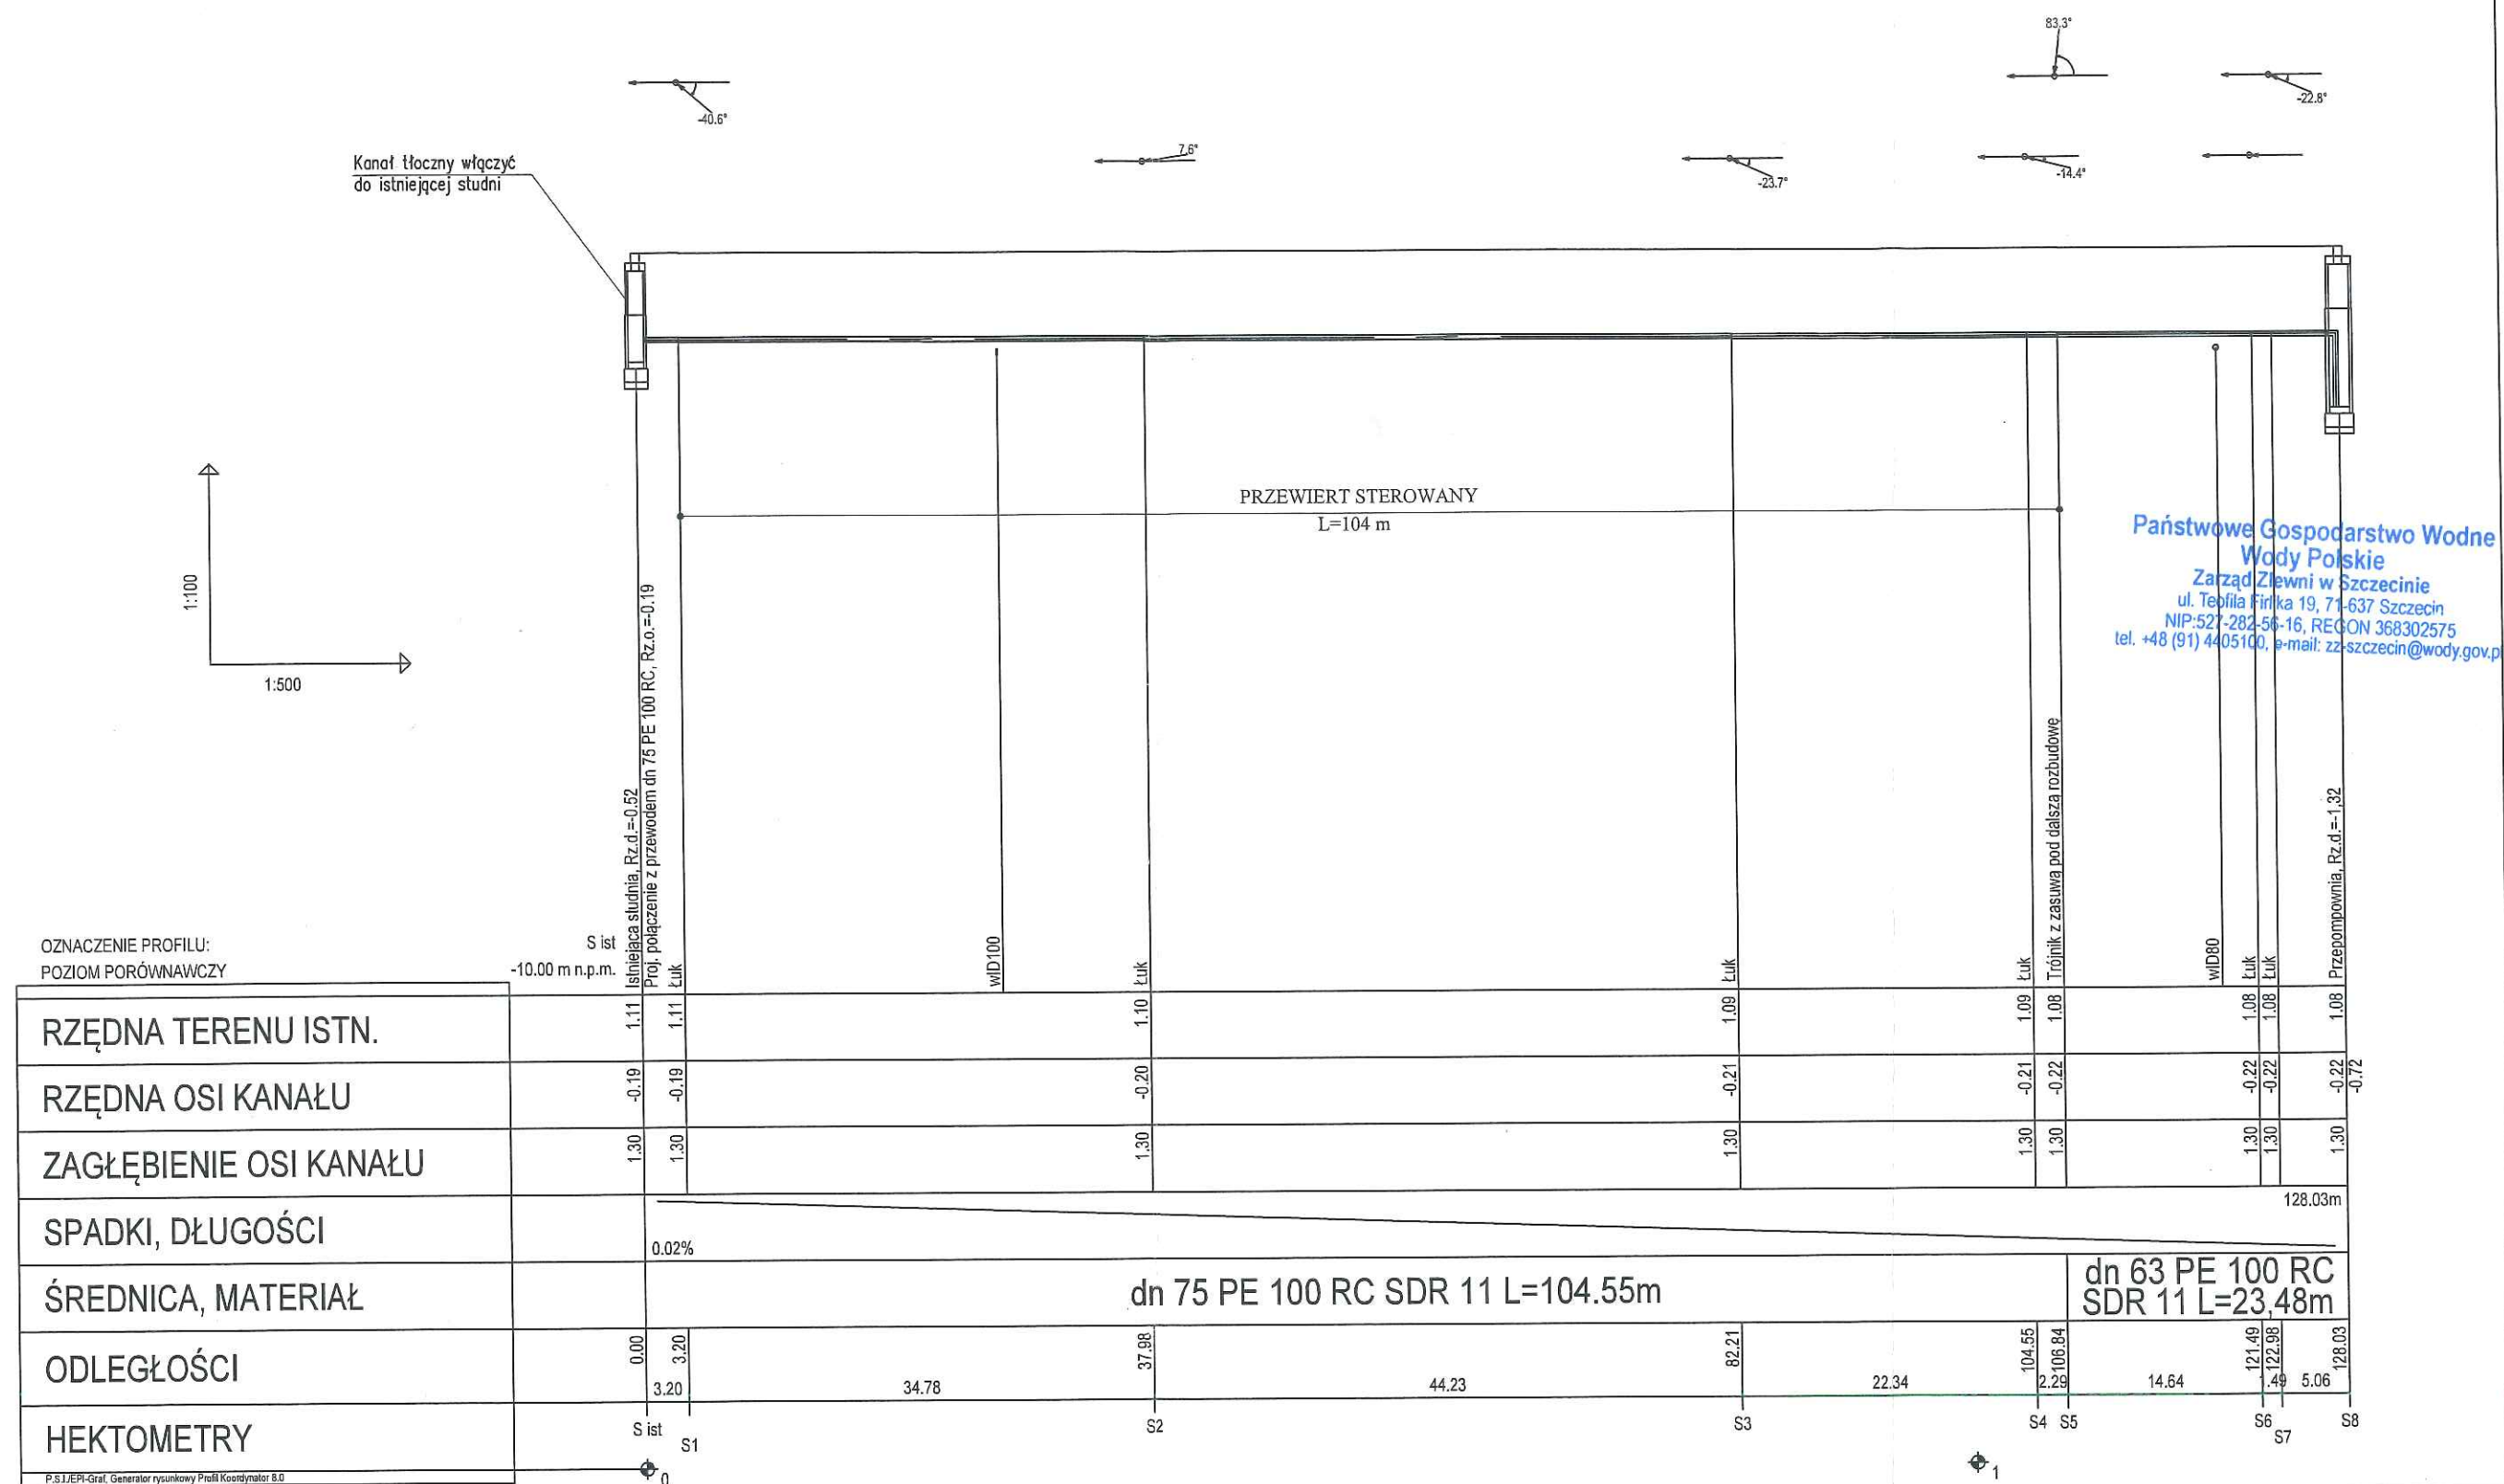



**Państwowe Gospodarstwo Wodne
Wody Polskie**
Zarząd Zlewni w Szczecinie
ul. Teofilia Firlika 19, 71-637 Szczecin
NIP: 527-282-56-16, REGON 368302575
tel. +48 (91) 4405100, e-mail: zz-szczecin@wody.gov.p

	P	N	T	L	E	K	P	W	I	Pr	ist	ist	wł	Łu	Łu	Łu	P
RZĘDNA TERENU ISTN.											1.11	1.11		1.10		1.09	1.08
RZĘDNA OSI KANAŁU											-0.19	-0.19		-0.20		-0.21	-0.22
ZAGŁĘBIENIE OSI KANAŁU											1.30	1.30		1.30		1.30	1.30
SPADKI, DŁUGOŚCI											0.02%						128.03m
ŚREDNICA, MATERIAŁ														dn 75 PE 100 RC SDR 11 L=104.55m			dn 63 PE 100 RC SDR 11 L=23.48m
ODLEGŁOŚCI											0.00	3.20		37.98		82.21	104.55 122.98
HEKTOMETRY										S ist	S1			S2		S3	S4 S5 S6 S7

P.S.I/EPI-Graf, Generator rysunkowy Profil Koordynator 8.0
Nazwa pliku: Profil ks Trzebiez Projekt: ks

Inwestor:			
MORSKA SŁUŻBA POSZUKIWANIA I RATOWNICTWA w Gdyni ul. Hryniewieckiego 10, 81 - 340 Gdynia			
Objekt:			
Kanalizacja sanitarna tłoczna na dz nr 995, 389/23, obręb 0113 Trzebież 3, przyłącze do budynku bazy Morskiej Stacji Ratowniczej w Trzebieży na dz nr 551/2, 695/1, obręb 0113 Trzebież 3, w ul. Portowej w Trzebieży			
Tytuł rysunku:			Skala:
PROFIL KANALIZACJI SANITARNEJ			1:500
Projektant:		upr. bud.	Data:
mgr inż. Jakub Głuchowski		ZAP/0222/POOS/12	01.2017
Sprawdzający:		upr. bud.	Rys. nr
mgr inż. Jan Piotrowski		ZAP/0245/PWOS/12	2

Schemat przepompowni ścieków

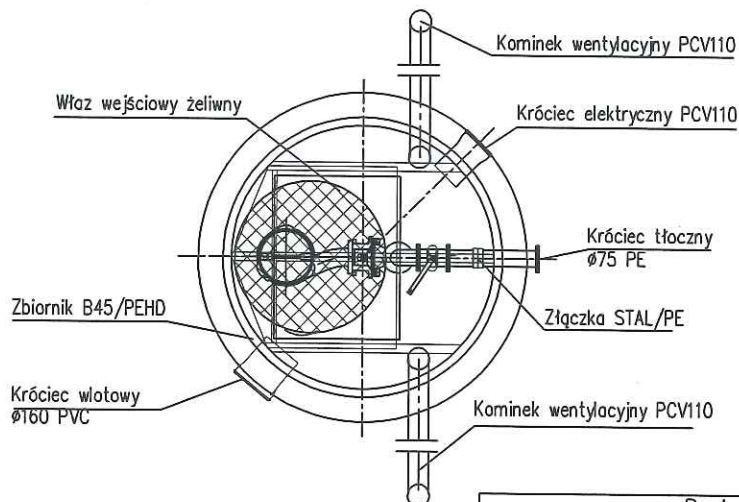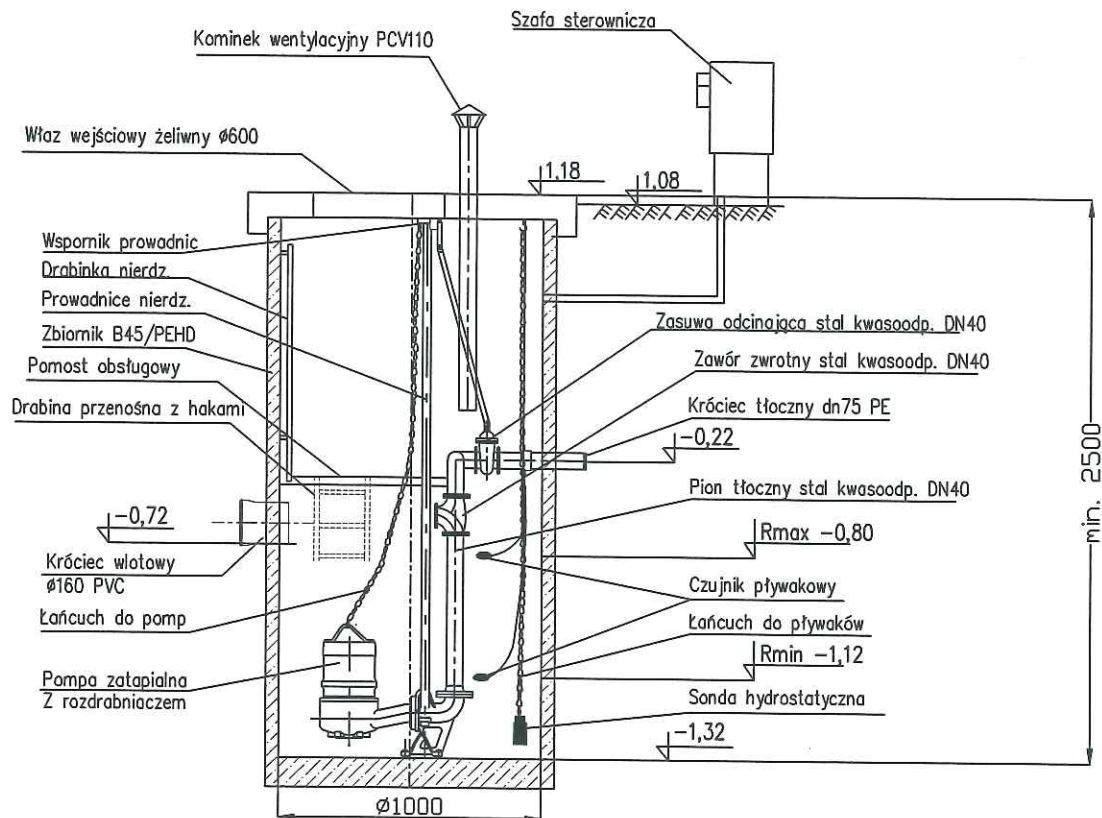

**Państwowe Gospodarstwo Wodne
Wody Polskie**
Zarząd Zlewni w Szczecinie
ul. Teofila Firlika 19, 71-637 Szczecin
NIP: 527-282-56-16, REGON 368302575
tel. +48 (91) 4405100, e-mail: zz-szczecin@wody.gov.pl

Poziomy w przepompowni	
1.08	rzędna terenu
-0.72	rzędna wlotu
-0.22	rzędna osi rurociągu tłocznego
-1.32	rzędna dna zbiornika, posadowienia pomp


Inwestor: MORSKA SŁUŻBA POSZUKIWANIA I RATOWNICTWA w Gdyni ul. Hryniewieckiego 10, 81 - 340 Gdynia			
Obiekt: Kanalizacja sanitarna tłoczna na dz nr 995, 389/23, obręb 0113 Trzebież 3, przyłącze do budynku bazy Morskiej Stacji Ratowniczej w Trzebieży na dz. nr 551/2, 695/1, obręb 0113 Trzebież 3, w ul. Portowej w Trzebieży			
Tytuł rysunku: SCHEMAT PRZEPOMPOWNI ŚCIEKÓW		Skala: -	
Projektant: mgr inż. Jakub Głuchowski	upr. bud. ZAP/0222/POOS/12	Data: 01.2017	
Sprawdzający: mgr inż. Jan Piotrowski	upr. bud. ZAP/0245/PWOS/12	Rys. nr 3	

LOKALIZACJA INWESTYCJI W STOSUNKU DO OBSZARÓW ZAGROŻENIA POWODZIOWEGO

Skala 1:2000

Legenda:

- Obszar opracowania
- Projektowany rurociąg tłoczny kanalizacji sanitarnej
- Działki ewidencji gruntów
- Istniejące budynki
- Teren portu morskiego
- Teren pasa technicznego
- Teren pasa ochronnego
- Obszary zagrożenia powodziowego (prawdopodobieństwo wystąpienia powodzi)
- raz na 100 lat (H 1%)
- raz na 500 lat (H 0,2%)

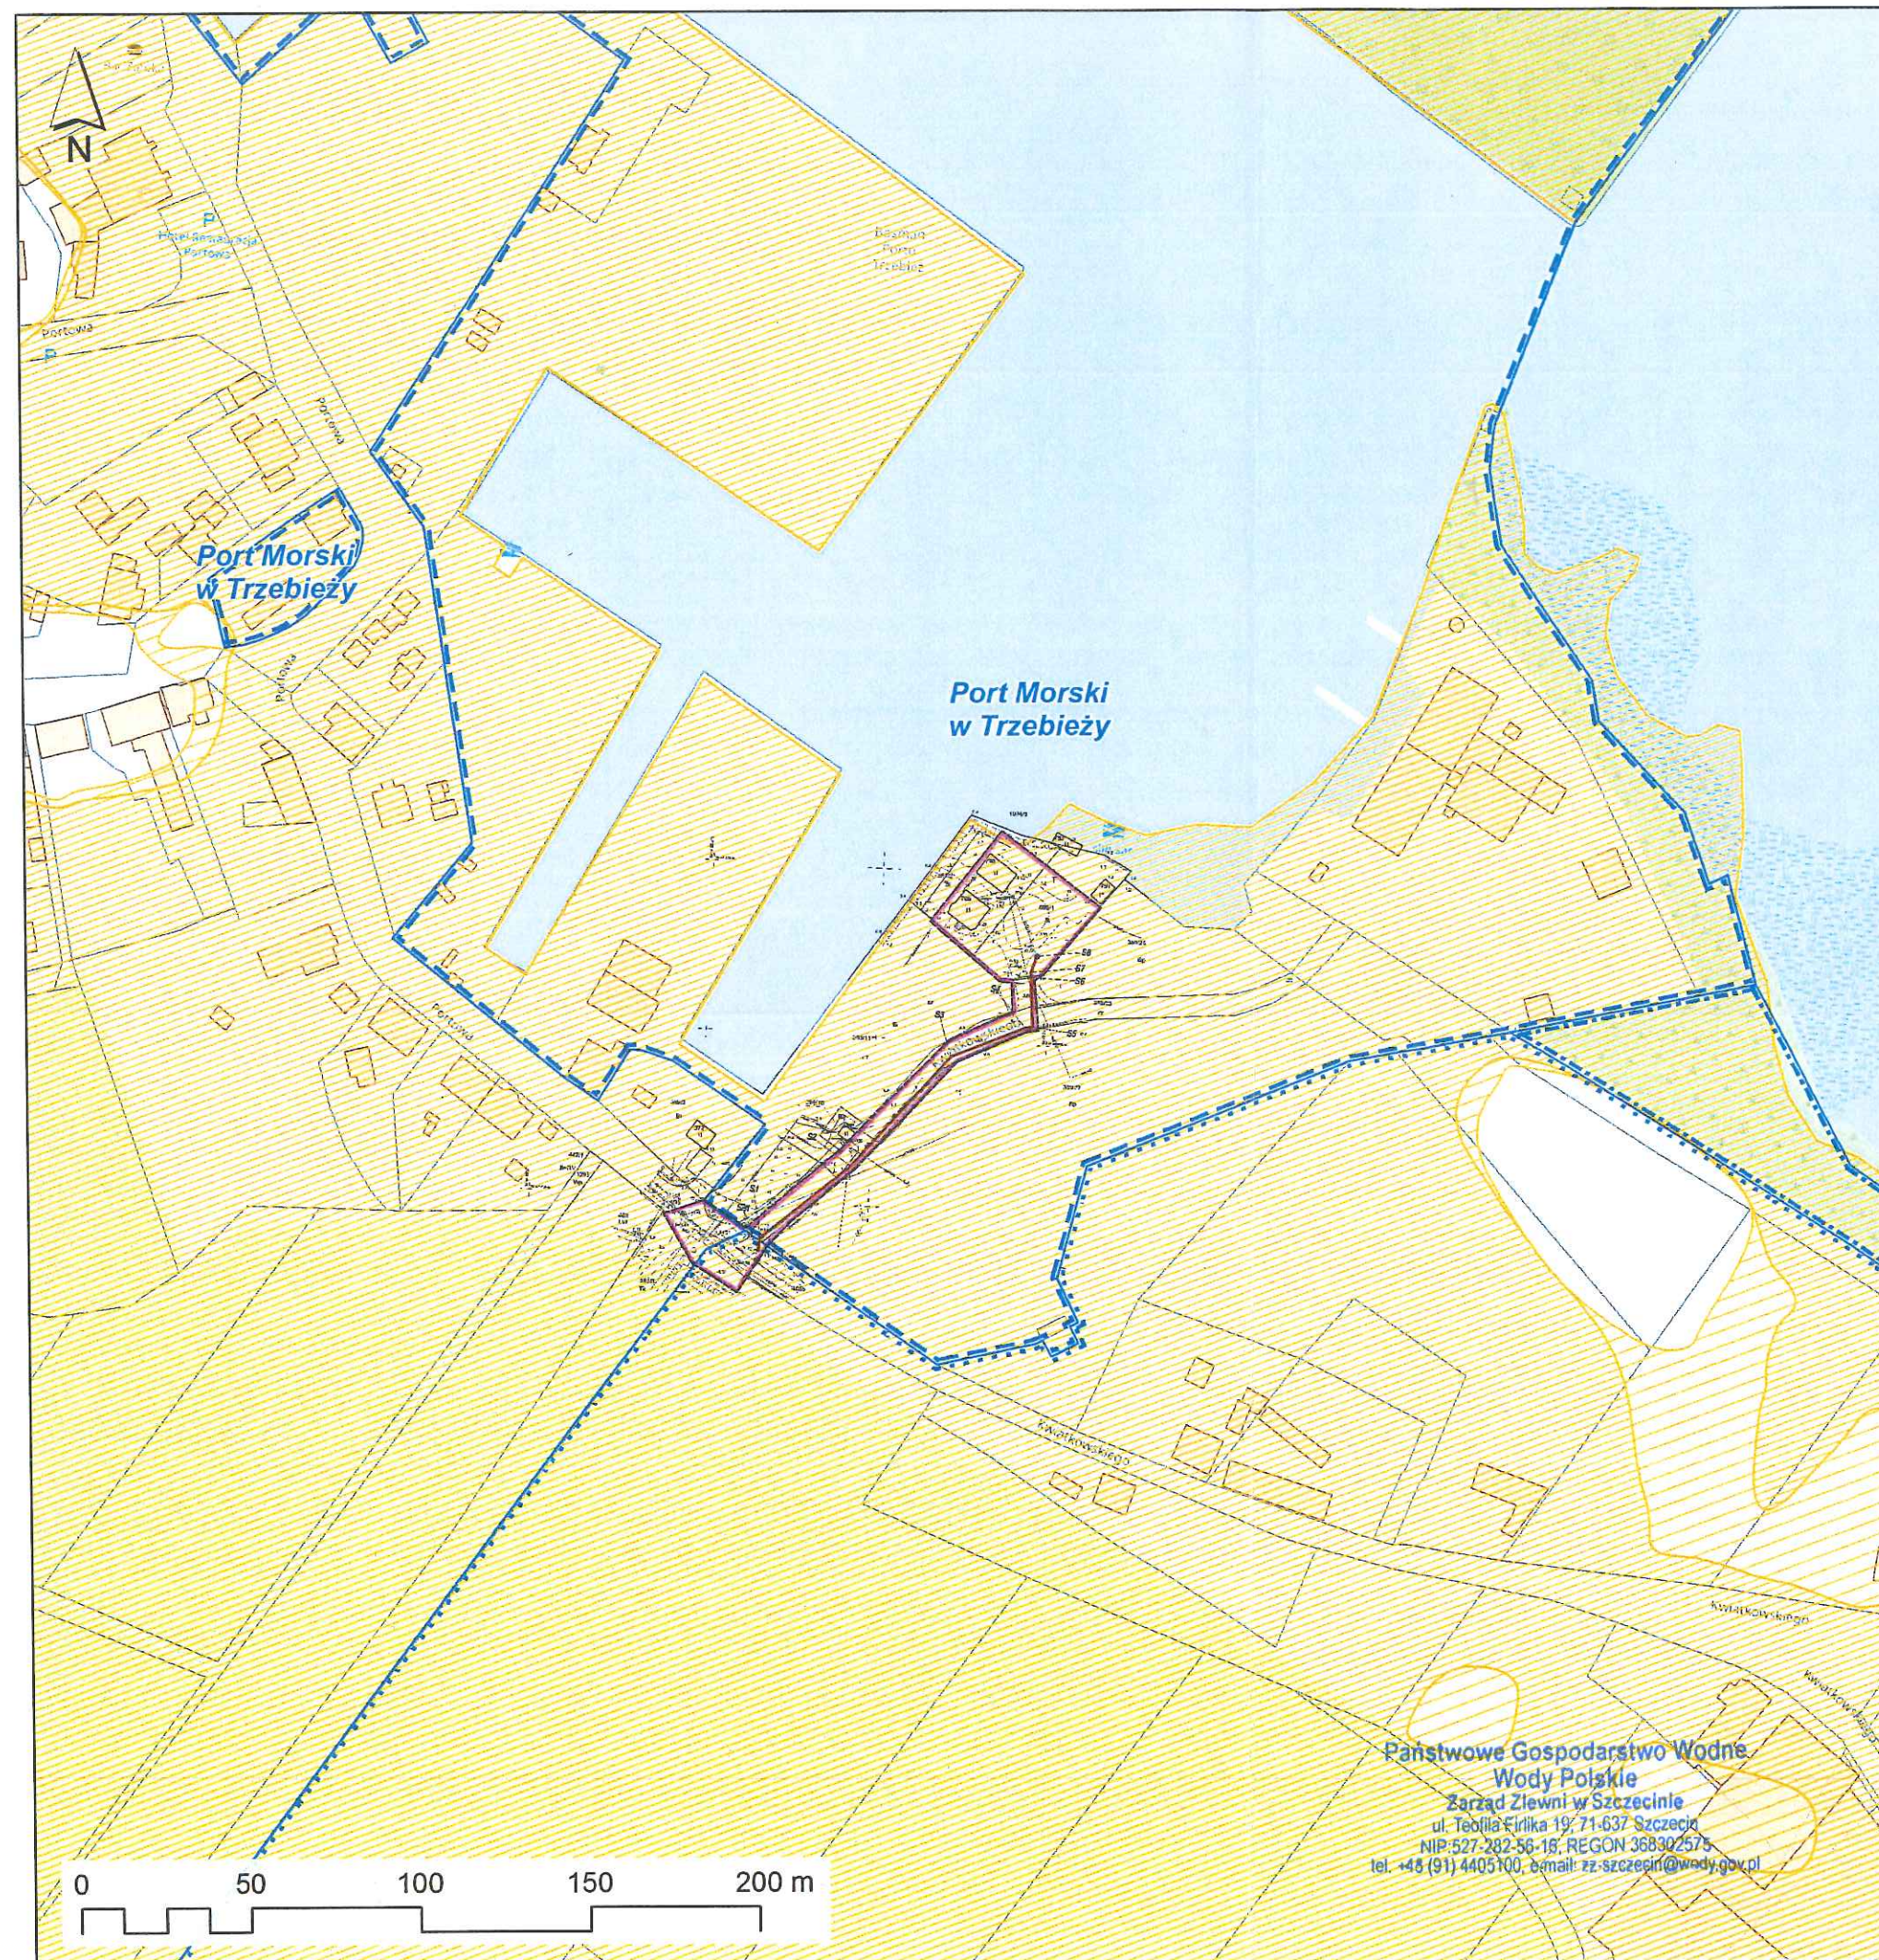

Państwowe Gospodarstwo Wodne
Wody Polskie
Zarząd Zlewni w Szczecinie
ul. Teofila Firlika 19, 71-637 Szczecin
NIP: 527-282-56-18, REGON 368302575
tel. +48 (91) 4405100, e-mail: zz-szczecin@wody.gov.pl

OBIĘKT: TRZEBIEŻ UL. KWIATKOWSKIEGO DZ. NR 389/23	AirGeo ul. Batalionów chłopskich 32 70-764 Szczecin tel. 607 626 500 (Jednostka wykonawstwa geodezyjnego)
Obreń: 0113 TRZEBIEŻ 3 Jednostka ewidencyjna: 321104_5 Police - obszar wiejski Powiat: 3211 Policki Województwo: 32 Zachodniopomorskie	Wykonano metodą: a) rastrowo b) wektorowo: skanowanie, kalibracja, digitalizacja rastra
SKALA: 1:500 Układ współrzędnych: PUWG 2000 Układ odniesienia wysokości: Kronsztadt	Wykonano w ramach roboty geodezyjnej: GK.6640.2479.2016 Zgłoszonej w WGKiK SP w Policach
Kierownik roboty Grażyna Deka upr. geod. 15506	W zakresie opracowania znajdują się punkty osnowy geodezyjnej nr: 11031, 11041, 25000
Mapę do celów projektowych sporządzono przy wykorzystaniu: 1. Mapy zasadniczej w skali 1:500 sekcje: 5.205.17.11.1.3, 5.205.17.11.3.1 2. Danych brzoźowych części uzbrojenia podziemnego 3. Pomiaru zieleni wysokiej i pomników przyrody oraz pomiaru innych obiektów włożonych przez projektanta 4. Opracowanych geodezyjnie elementów planu zagospodarowania: przebiegu linii rozgraniczających, linii regulacyjnych, etc. (ulic)	Granice i nr działek ewidencyjnych według danych WGKiK SP w Policach, z dnia: 14.11.2016r. Rejestracja:
Na mapie do celów projektowych wykazano następujące uzgodnione przez ZUDP projekty sieci uzbrojenia terenu: BRAK	
Informacje dodatkowe 1. Zakres opracowania 2. Redakcja znaków zgodna z Rozporządzeniem MAiC z dnia 02.11.2015r. (Dz. U. 2015 nr 0 poz. 2028) 3. Mapa nadaje się do celów projektowych w zakresie pomiaru 4. Stopień kartometryczności mapy do celów projektowych jest zgodny z Rozporządzeniem MSWiA z dnia 9.11.2011 r. (Dz. U. 2011 nr 263 poz. 1572) 5. Wszystkie trwały obiekty budowlane podlegają wyłączeniu przez jednostkę wykonawstwa geodezyjnego. 6. Nie wyklucza się istnienia w terenie również uzbrojenia, o którym brak było informacji brzoźowych i nie zostały odnalezione w terenie w czasie inwentaryzacji geodezyjnej. 7. "Opracowanie nie dotyczy przypadku opisanego w § 79 ust. 5 rozporządzenia MSWiA z dnia 9.11.2011 r. (Dz. U. Nr 263, poz. 1572) 8. Nie ustalano służebności gruntowej określonej §80 ust. 4 rozporządzenia MSWiA z dnia 9.11.2011 r. (Dz. U. Nr 263, poz. 1572) 9. Udostępnianie i rozpowszechnianie otrzymanych materiałów jest zabronione" art. 18 Ustawy Prawo Geodezyjne i Kartograficzne (Dz. U. z 2010 r. nr 193, poz. 1287 ze zm.) 10. Mapę do celów projektowych sporządzono przy wykorzystaniu mapy zasadniczej w układzie 1965/3 sekcje: 331.331.(0544, 1022)	
Uzbrojenie podziemne opracowano na podstawie: 1. Pośredniego ustalenia przebiegu aparaturą elektromagnetyczną - z literą A 2. Bezpośrednich pomiarów powykonawczych - bez litery W związku z tym w części 1. nie gwarantuje się kompletności, a dokładność położenia uzbrojenia na mapie może być niższa od dokładności kartometrycznej mapy	Kierownik jednostki wykonawstwa geodezyjnego
Aktualność mapy do celów projektowych na dzień: 05.04.2017r.	

54 68 250.00
59 47 500.00



389/3

Bi

Współrzędne geodezyjne

	X	Y
Sist	5947385.44	5468268.33
S1	5947389.16	5468268.67
S2	5947411.59	5468294.28
S3	5947445.44	5468322.25
S4	5947455.10	5468343.56
S5	5947455.54	5468345.81
S6	5947470.14	5468344.63
S7	5947471.63	5468344.51
S8	5947476.43	5468346.09

442/1
Br-RV
1093
Wp

468
ŁVI

995

1041

963

1041

551/3

551/3



551/3

551/3

551/3

551/3

Schemat przepompowni ścieków

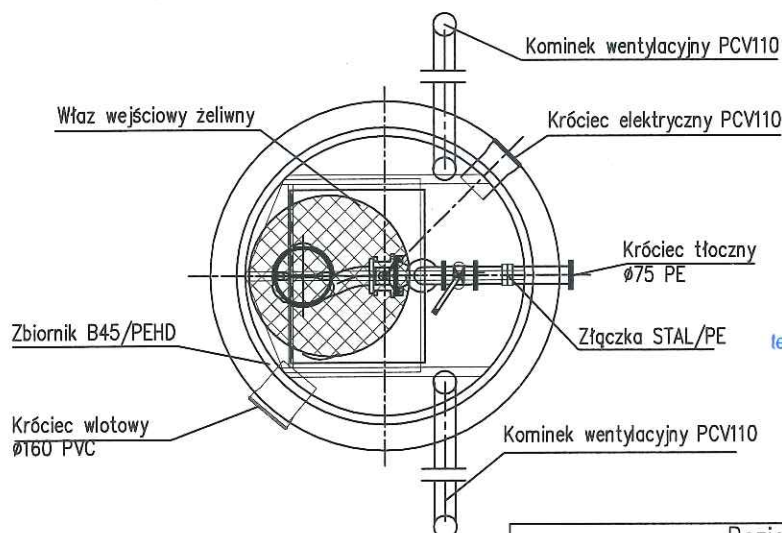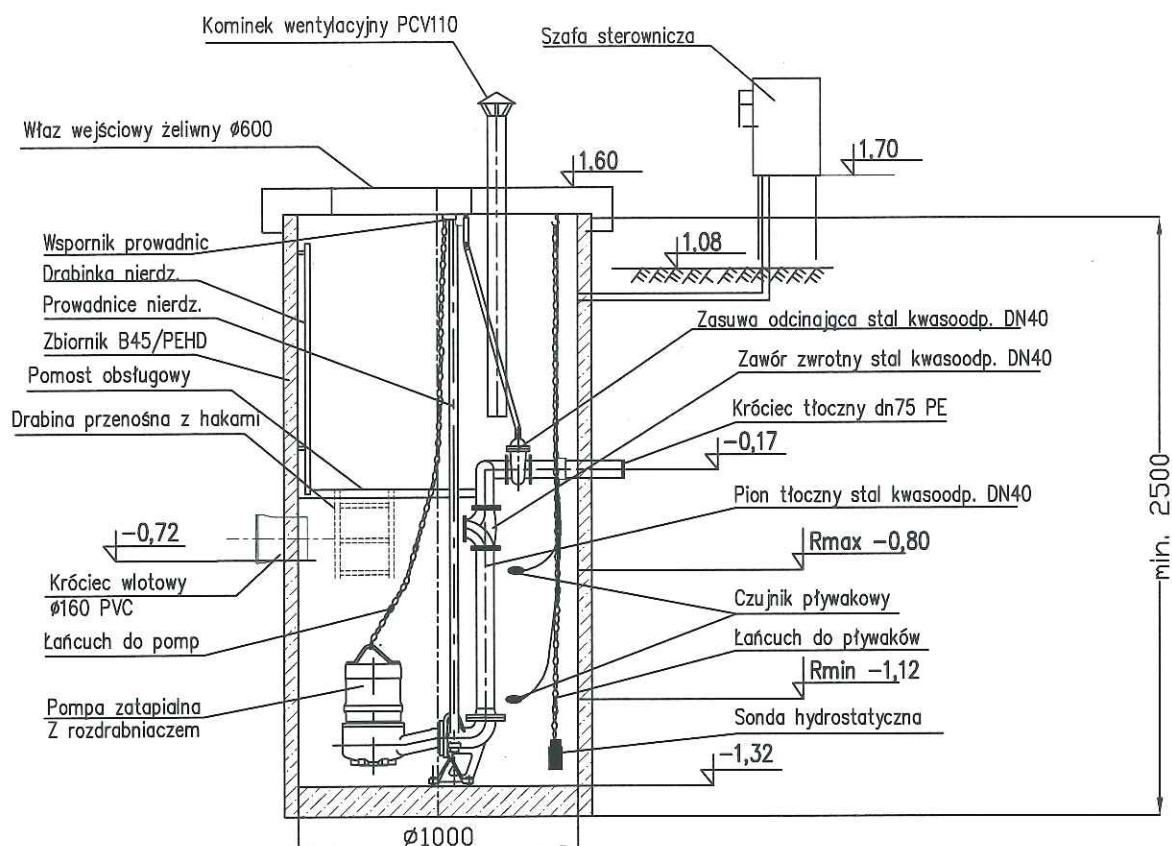

Państwowe Gospodarstwo Wodne
Wody Polskie
Zarząd Zlewni w Szczecinie
ul. Teofila Firlika 19, 71-637 Szczecin
NIP: 527-282-56-16, REGON 368302575
tel. +48 (91) 4405100, e-mail: zz-szczecin@wody.gov.pl

Poziomy w przepompowni	
1.08	rzędna terenu
-0.72	rzędna wlotu
-0.17	rzędna osi rurociągu tłocznego
-1.32	rzędna dna zbiornika, posadowienia pomp

Inwestor: MORSKA SŁUŻBA POSZUKIWANIA I RATOWNICTWA w Gdyni ul. Hryniewieckiego 10, 81 - 340 Gdynia			
Obiekt: Kanalizacja sanitarna tłoczna na dz nr 995, 389/23, obręb 0113 Trzebież 3, przyłącze do budynku bazy Morskiej Stacji Ratowniczej w Trzebieży na dz. nr 551/2, 695/1, obręb 0113 Trzebież 3, w ul. Portowej w Trzebieży			
Tytuł rysunku: SCHEMAT PRZEPOMPOWNI ŚCIEKÓW			Skala: -
Projektant: mgr inż. Jakub Głuchowski	upr. bud. ZAP/0222/POOS/12		Data: 07.2018
Sprawdzający: mgr inż. Jan Piotrowski	upr. bud. ZAP/0245/PWOS/12		Rys. nr S3